


公共工事（文化スポーツ部）の発注について（報告）


工 事 名	呉市営プール等解体撤去工事
工 事 場 所	呉市二河町地内
工 事 概 要	建築解体撤去工事 一式 電気設備解体撤去工事 一式 機械設備解体撤去工事 一式
完 成 期 限	平成29年1月31日
予 定 価 格	107,616,600円
契 約 金 額	99,477,720円
契 約 の 相 手 方	呉市安浦町内海南6丁目13番18号 国土技建株式会社呉支店 支店長 須賀 雄三
契 約 方 法	一般競争入札（事後審査方式）
契 約 年 月 日	平成28年9月2日
開 札 年 月 日	平成28年8月25日
参 加 業 者 数	12者

呉市営プール等解体撤去工事 位置図

 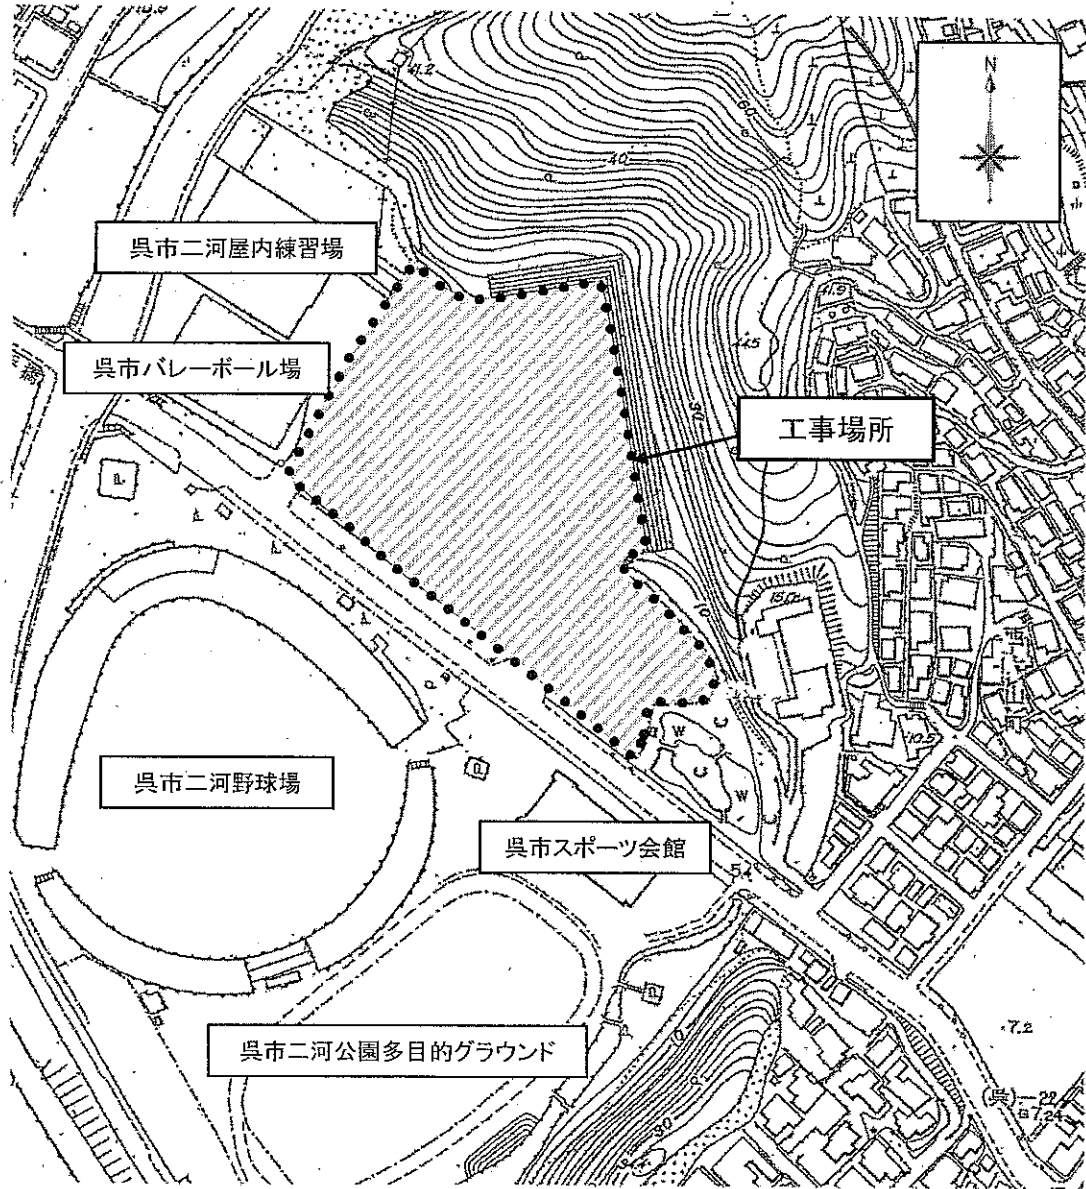


縮尺 S=1/2,500

呉市営プール等解体撤去工事 平面図

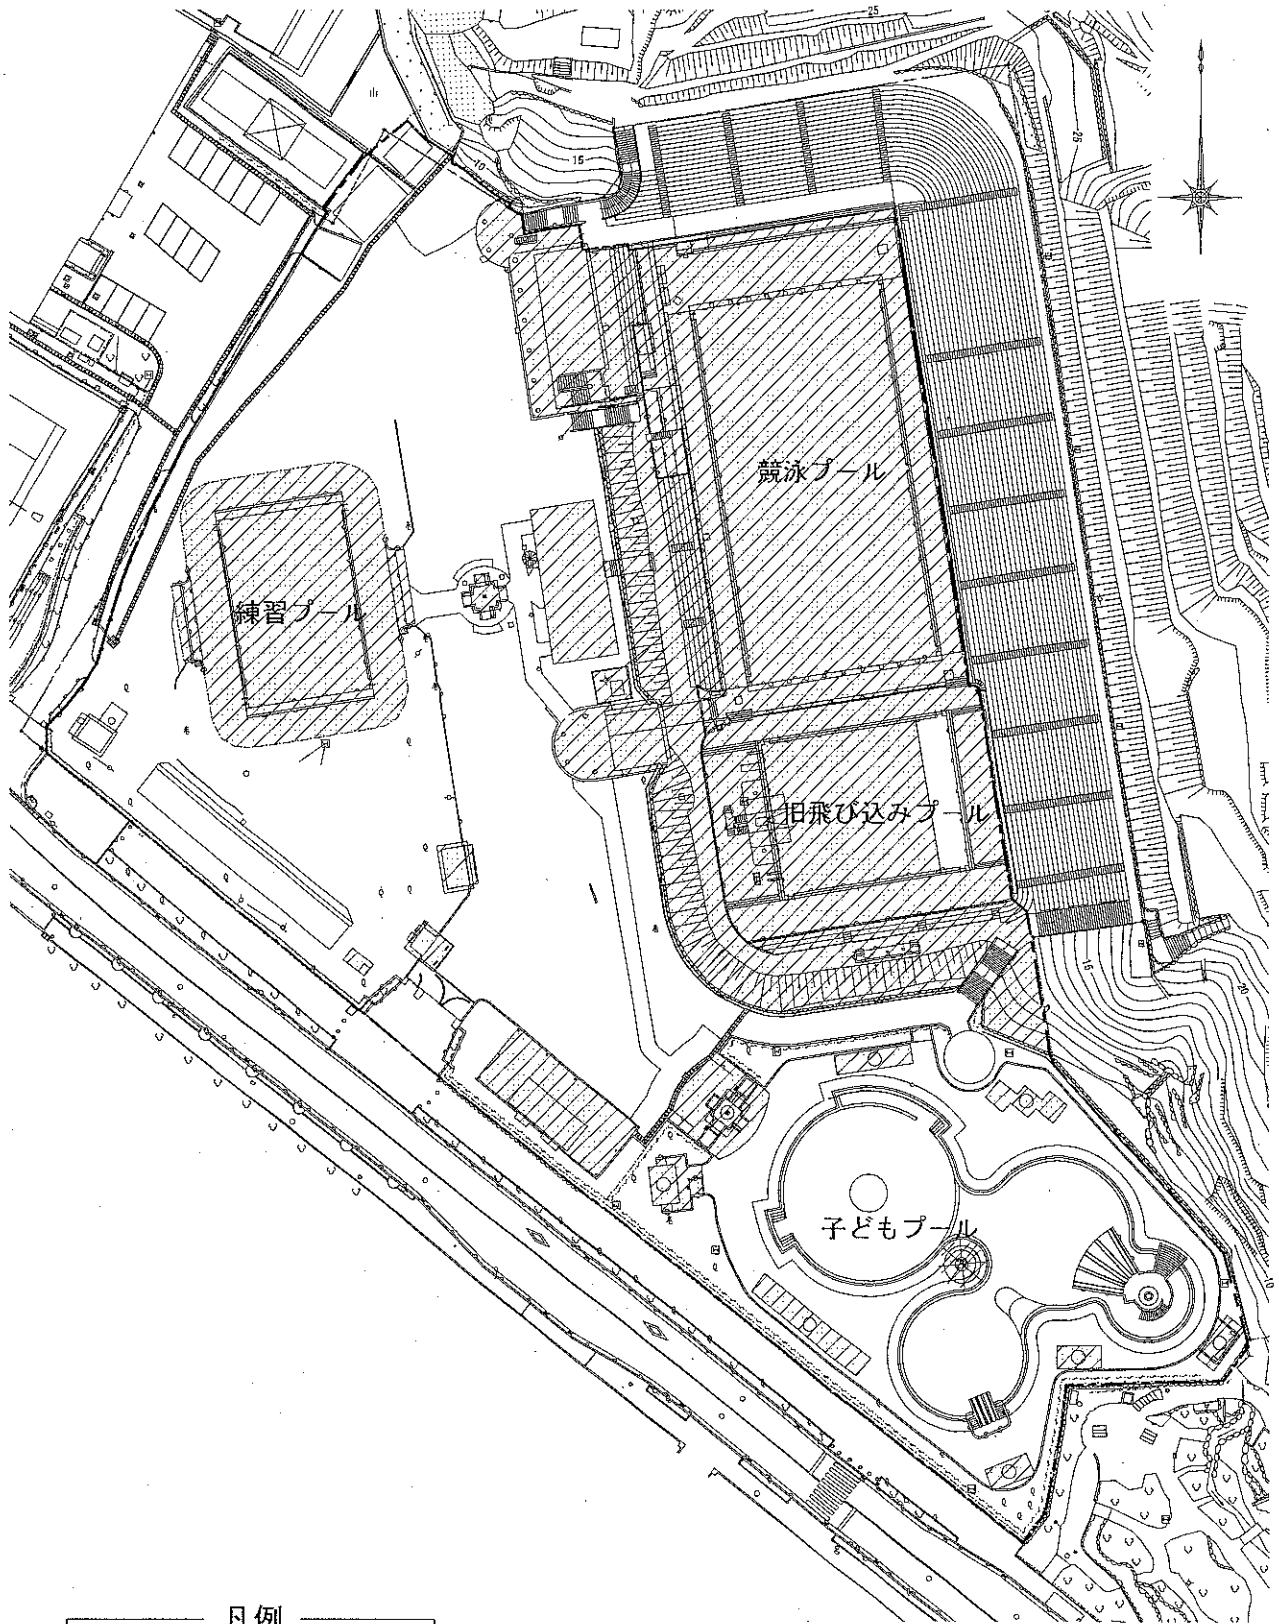

凡例

	撤去建築物
---	-------

縮尺 S=1/1,000